
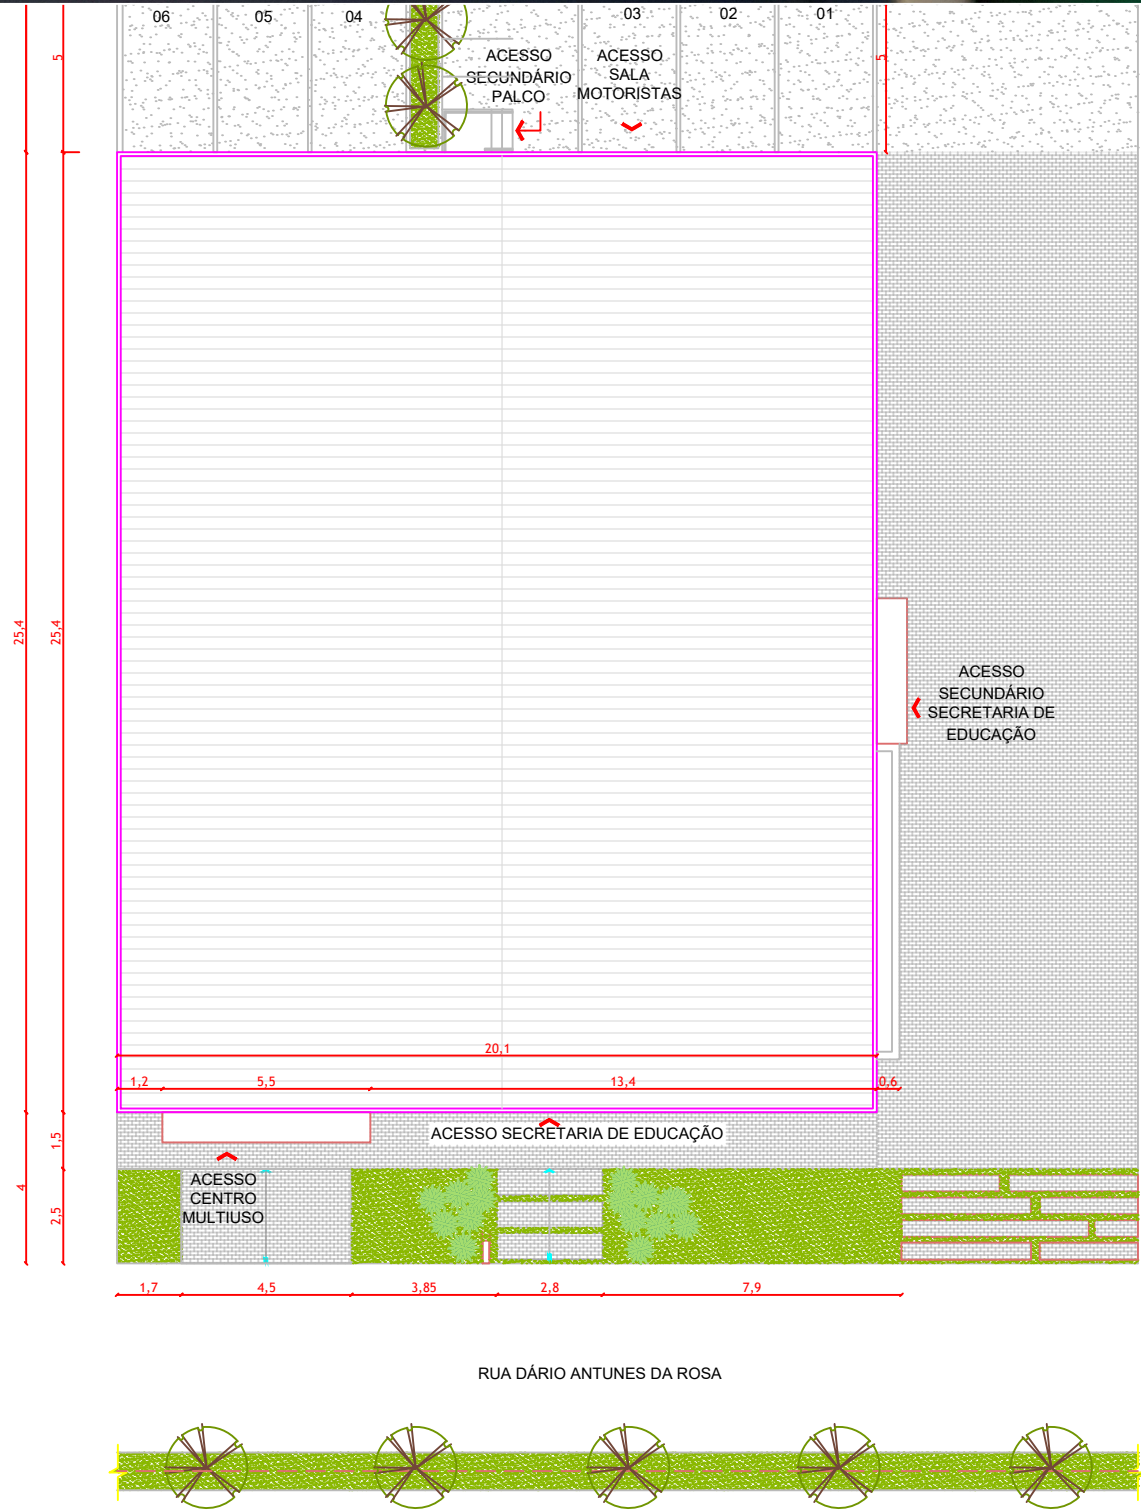


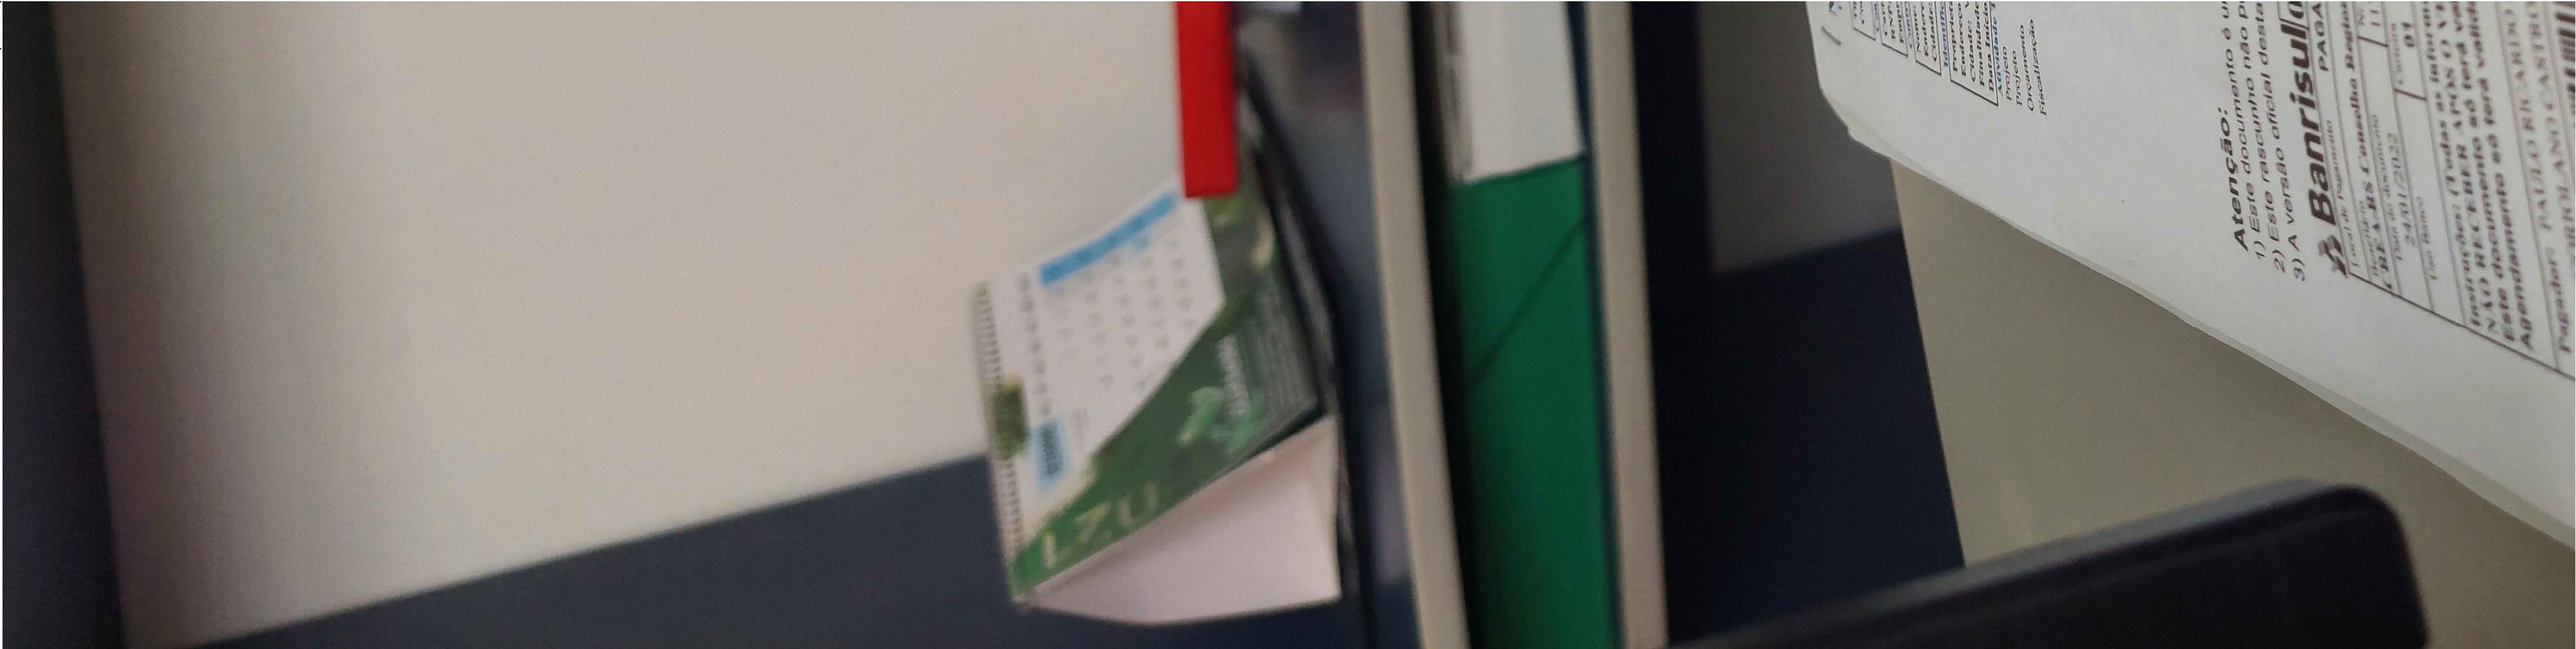

PLANTA BAIXA DE LOCALIZAÇÃO
ESCALA: 1:200

Helena Reginato Gabriel
Arquiteta e Urbanista
CAU A141405-4
(55) 99616-7045
helenareginato@gmail.com

OBRA: Centro Multiuso e Secretaria de Educação
PROJETO: Projeto Arquitetônico
ENDEREÇO: Vila Nova do Sul, RS.
ESPECIFICAÇÃO: Planta baixa de localização

DATA: 03/2022
ESCALA: indicada

PRANCHA:
01/06


PROPRIETÁRIO:

RESPONSÁVEL TÉCNICO:

CAU RS:
A141405-4

Prefeitura de Vila Nova do Sul
CNPJ 94.444.189/0001-55



Arq. Helena Reginato Gabriel

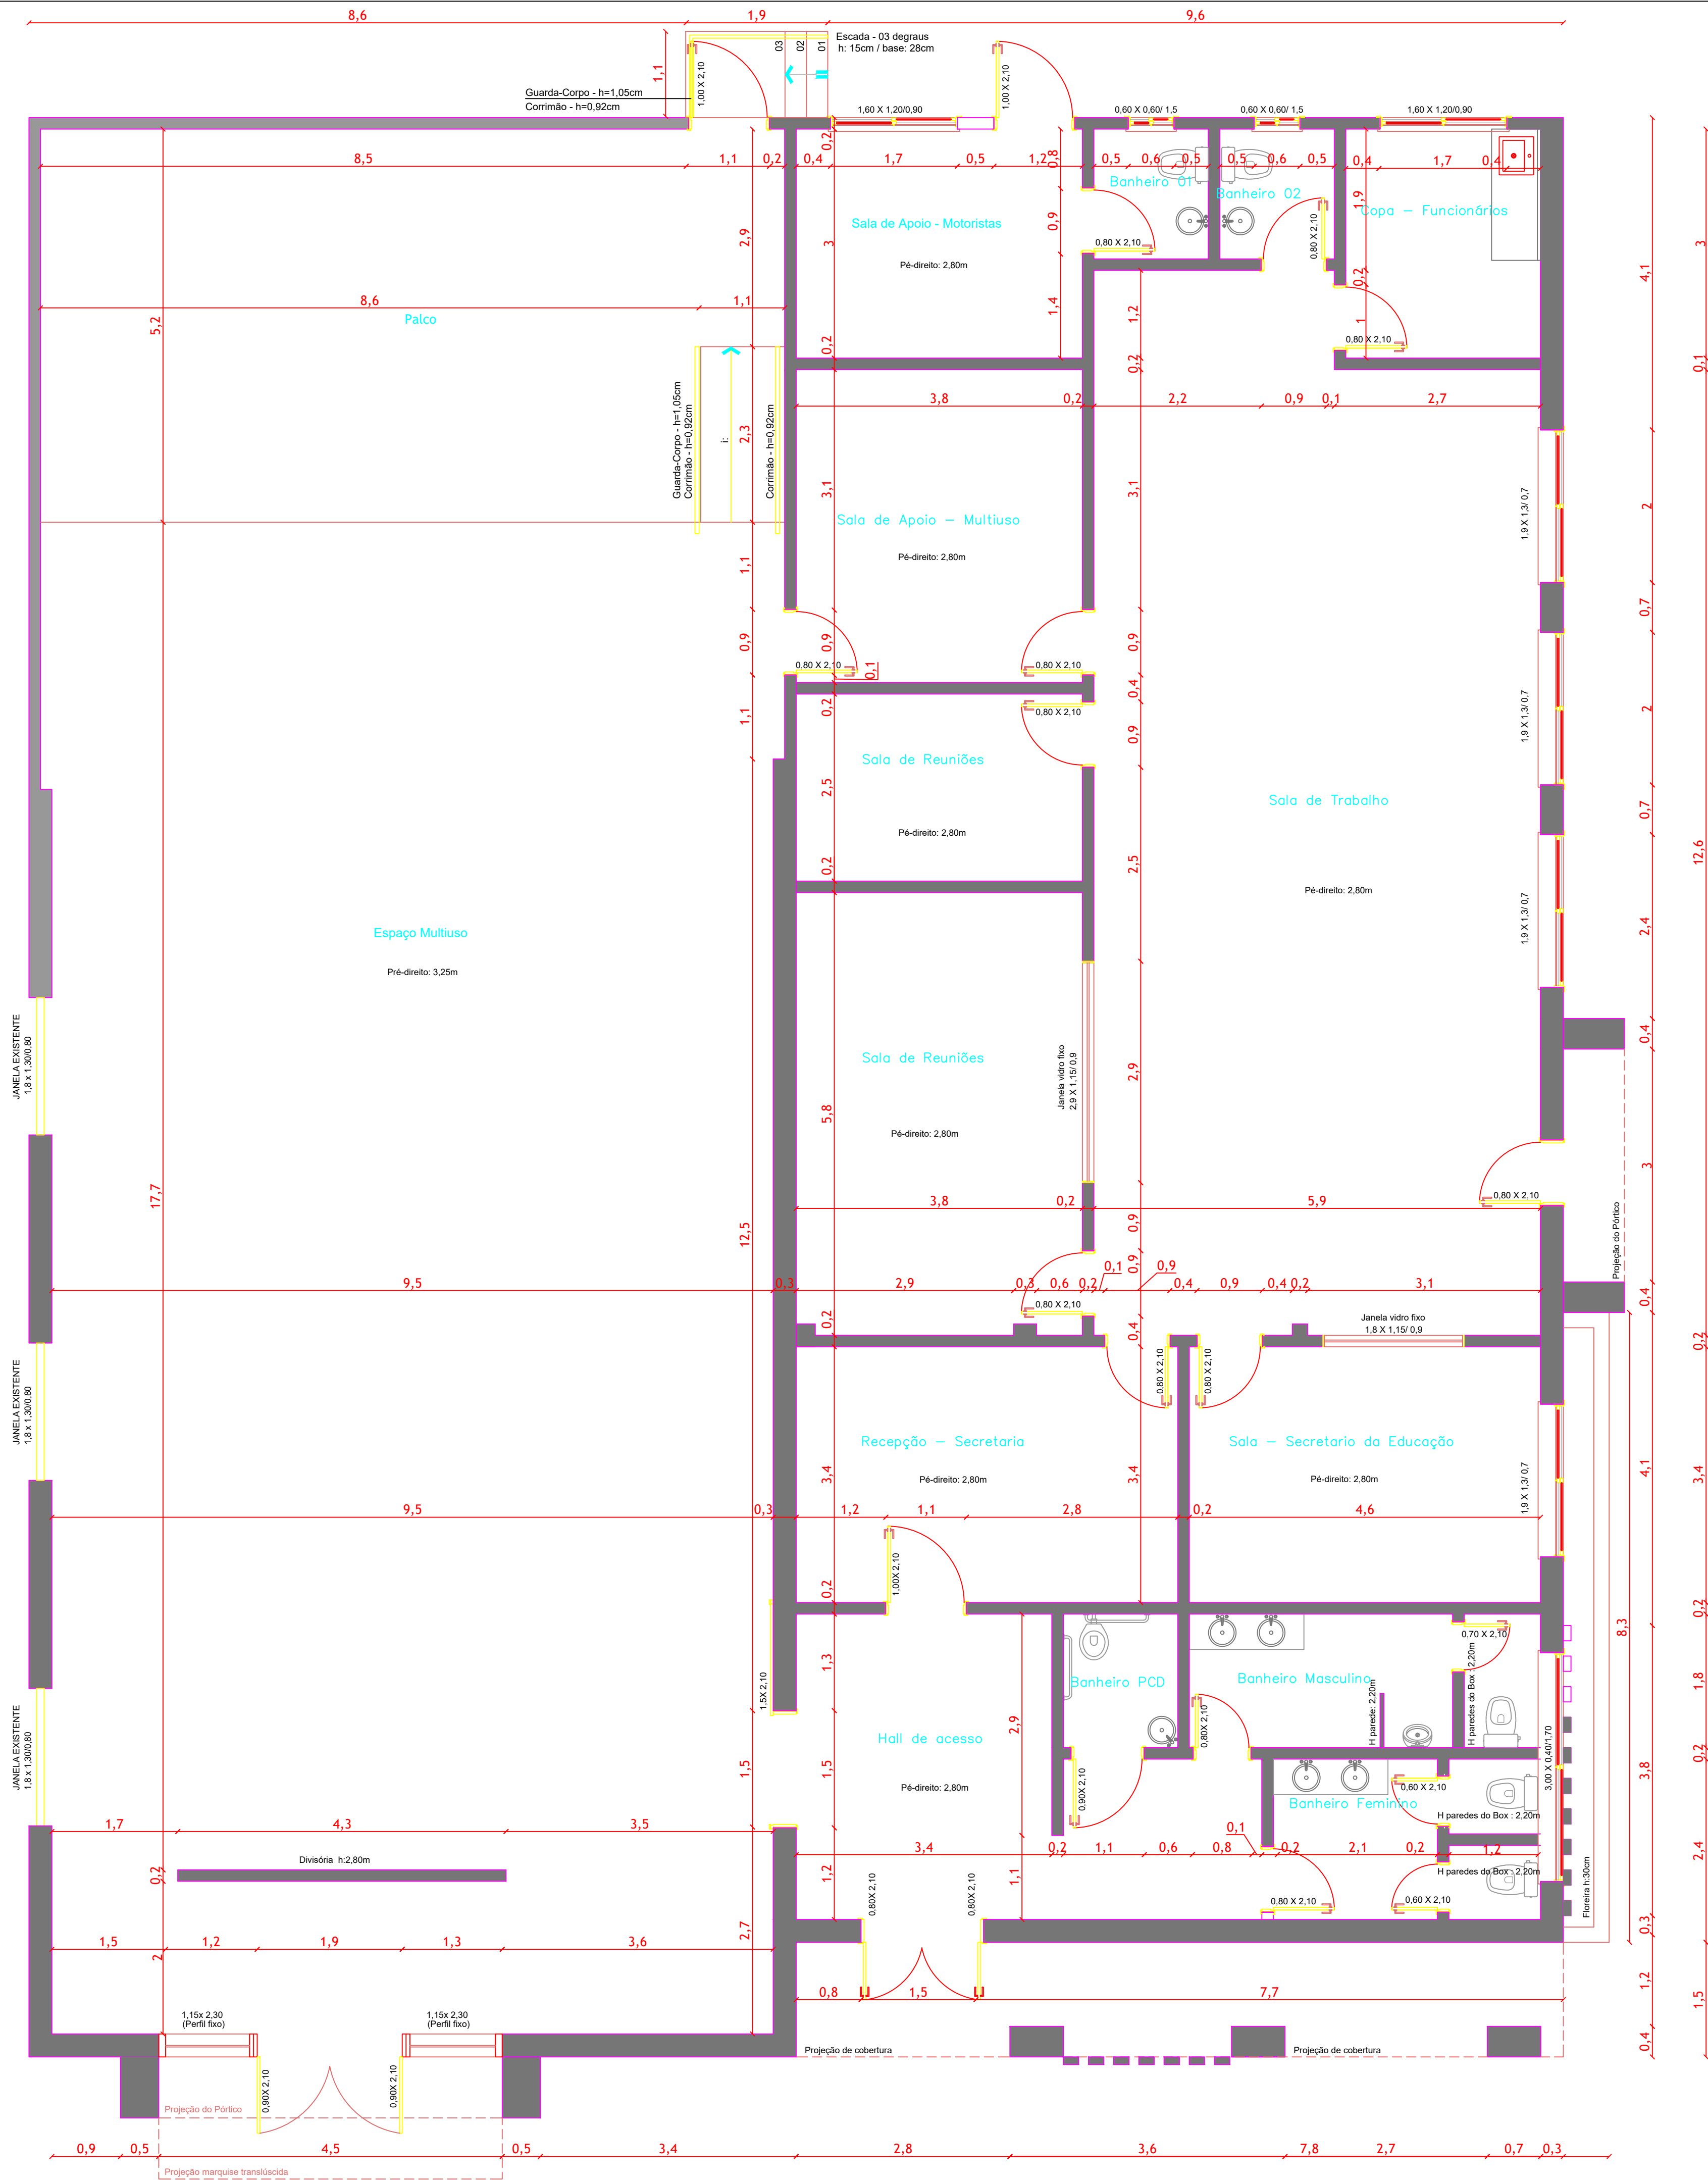

PLANTA BAIXA TÉCNICA
ESCALA: 1:50

OBRA: Centro Multiuso e Secretaria de Educação	DATA: 03/2022
PROJETO: Projeto Arquitetônico	ESCALA: indicada
ENDEREÇO: Vila Nova do Sul, RS.	PRANCHA: 02/06
ESPECIFICAÇÃO: Planta baixa técnica	
PROPRIETÁRIO: Prefeitura de Vila Nova do Sul CNPJ 94.444.189/0001-55	RESPONSÁVEL TÉCNICO: Arq. Helena Reginato Gabriel

Helena Reginato Gabriel
Arquiteta e Urbanista
CAU A141405-4
(55) 99616-7045
helenar.reginato@gmail.com

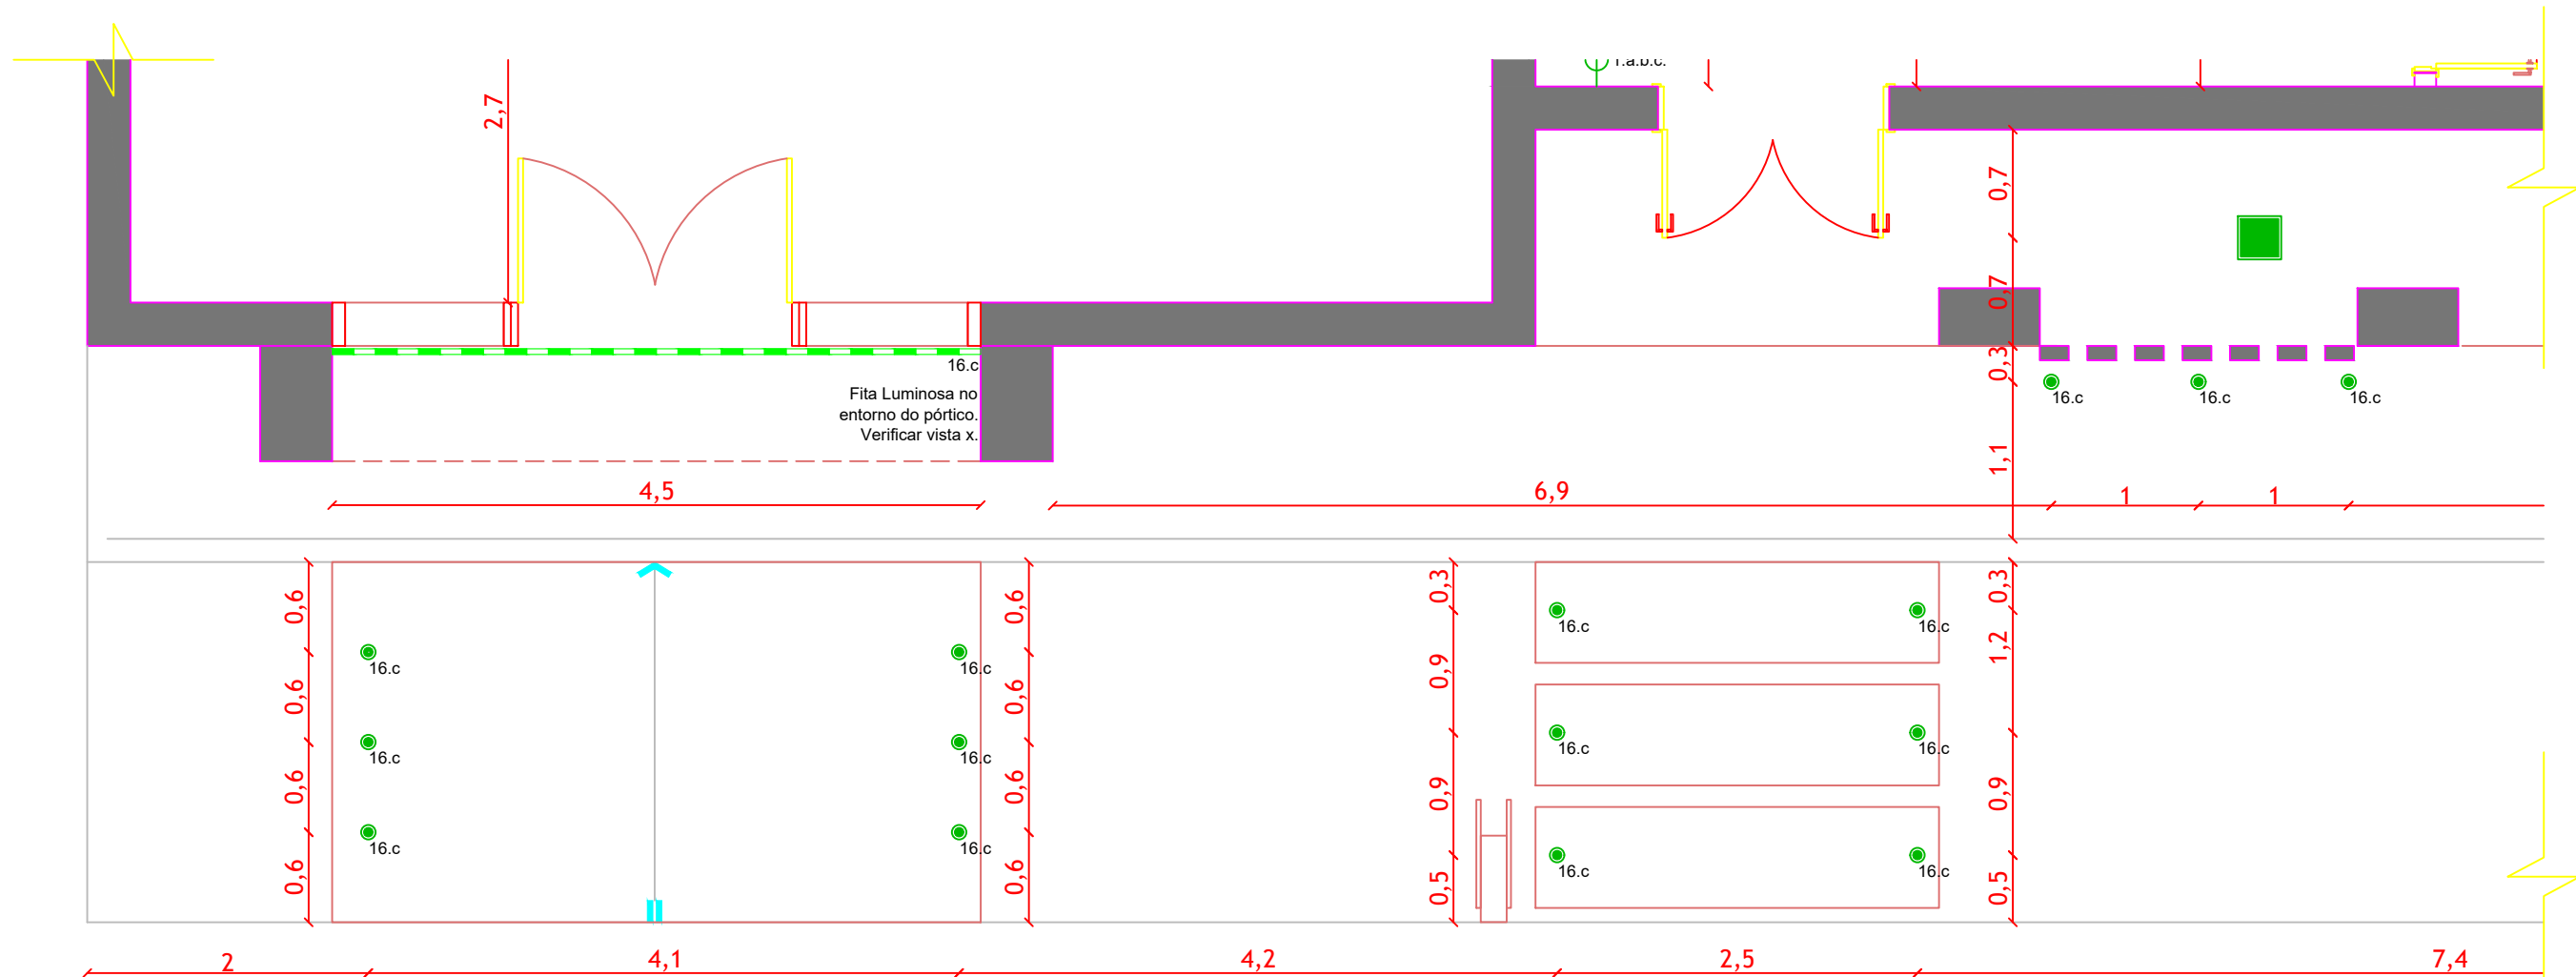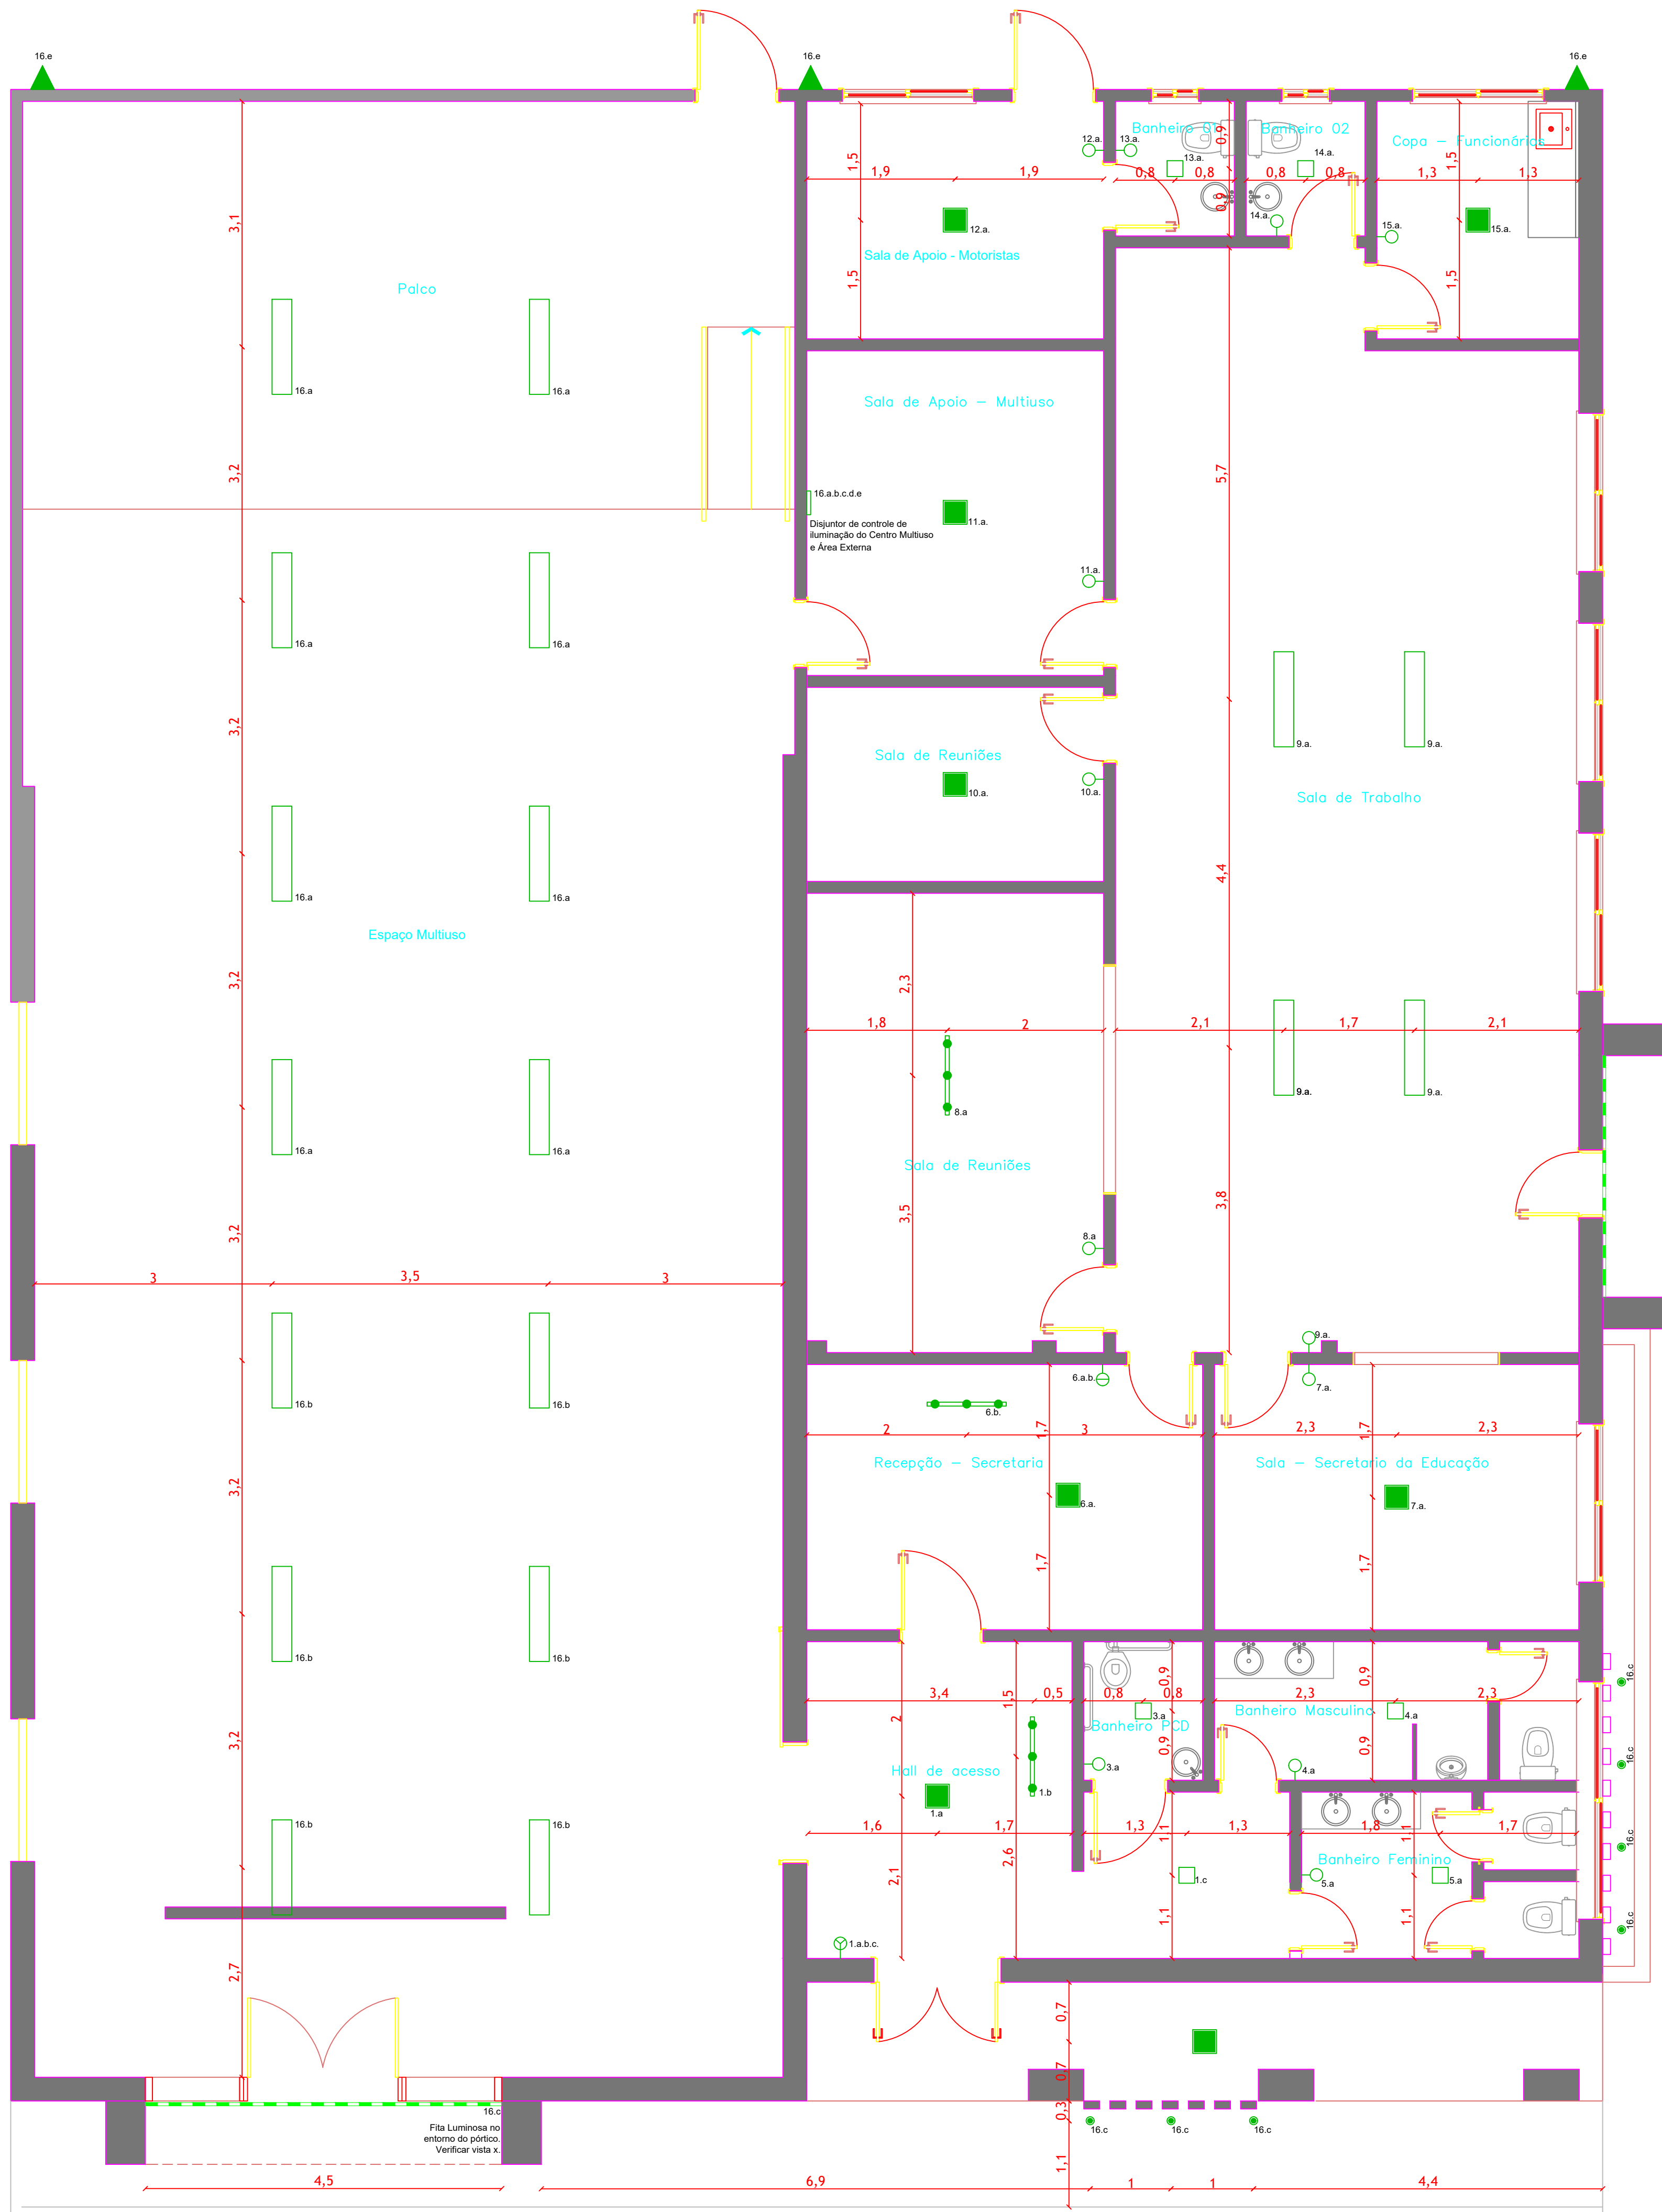

PLANTA BAIXA LUMINOTÉCNICA - ÁREA EXTERNA
ESCALA: 1:50

LEGENDA

PONTO DE ILUMINAÇÃO	
	SPOT DE EMBUTIR NO PISO - Potência: 7 watts à 10 wATTS - Cor: 3000k-3500k Branco quente
	LUMINÁRIA PLAFON DIM: 20X20cm - Formato: Quadrado de sobrepor - Potência: 18W - Cor: 4000k-4500k Branco neutro
	LUMINÁRIA PLAFON DIM: 30X30cm - Formato: Quadrado de sobrepor - Potência: 18W - Cor: 4000k-4500k Branco neutro
	KIT DE TRILHO DE SPOT TRÊS PONTOS - Formato: Trilho Eletificado 1,5m Preto para 3 Spots com lâmpada led - Potência: 7 W - Cor: 4000k-4500k Branco neutro
	LUMINÁRIA PLAFON DIM: 20X20cm - Formato: Retangular branco - Potência: 40 W - Cor: preferencialmente neutra
	FITA LED - Formato: fita - Potência: 12W/Por Metro - Cor: 3000k-3500k Branco quente
	REFLETOR PARA ILUMINAÇÃO EXTERNA - Potência: 100W - Cor: 6500k
PONTO DE INTERRUPTOR	
	INTERRUPTOR SIMPLES h: 110cm
	INTERRUPTOR DUPLO h: 110cm
	INTERRUPTOR TRIPLO h: 110cm

PLANTA BAIXA LUMINOTÉCNICA
ESCALA: 1:50

Helena Reginato Gabriel
Arquiteta e Urbanista
CAU A141405-4
(55) 99616-7045
helenareginato@gmail.com

OBRA: Centro Multiuso e Secretaria de Educação
PROJETO: Projeto Arquitetônico
ENDEREÇO: Vila Nova do Sul, RS.
ESPECIFICAÇÃO: Planta baixa luminotécnica

DATA: 03/2022
ESCALA: indicada
PRANCHA:

04/06

PROPRIETÁRIO:

 
 
RESPONSÁVEL TÉCNICO:

CAU RS:
A141405-4


Prefeitura de Vila Nova do Sul
CNPJ 94.444.189/0001-55

Arq. Helena Reginato Gabriel



LEGENDA	
	PISO PORCELANATO OU CERÂMICO - Formato: 60 x 60 cm - Quantidade: 217,00 m²
	SUGESTAO DE ACABAMENTO - Formato: 60 X 60 cm - Cor: Bege - Modelo: Porcelanato Eliane 60X60 A BLEND Plus bege acetinado
	ÁREA DE PEÇA COM QUEDRA
	SOLEIRA SUGESTAO DE ACABAMENTO Soleira de Granito Granífera 82x14cm Bianco - Granífera
	PISO INTERTRAVADO - Formato: 20 x 10 x 06 cm - Paginação: deslocado
	BRITA Nº01


OBRA: Centro Multiuso e Secretaria de Educação	DATA: 03/2022
PROJETO: Projeto Arquitetônico	ESCALA: indicada
ENDEREÇO: Vila Nova do Sul, RS.	PRANCHA: 05/06
ESPECIFICAÇÃO: Planta baixa paginação de piso	
PROPRIETÁRIO: Prefeitura de Vila Nova do Sul CNPJ 94.444.189/0001-55	RESPONSÁVEL TÉCNICO: Arq. Helena Reginato Gabriel

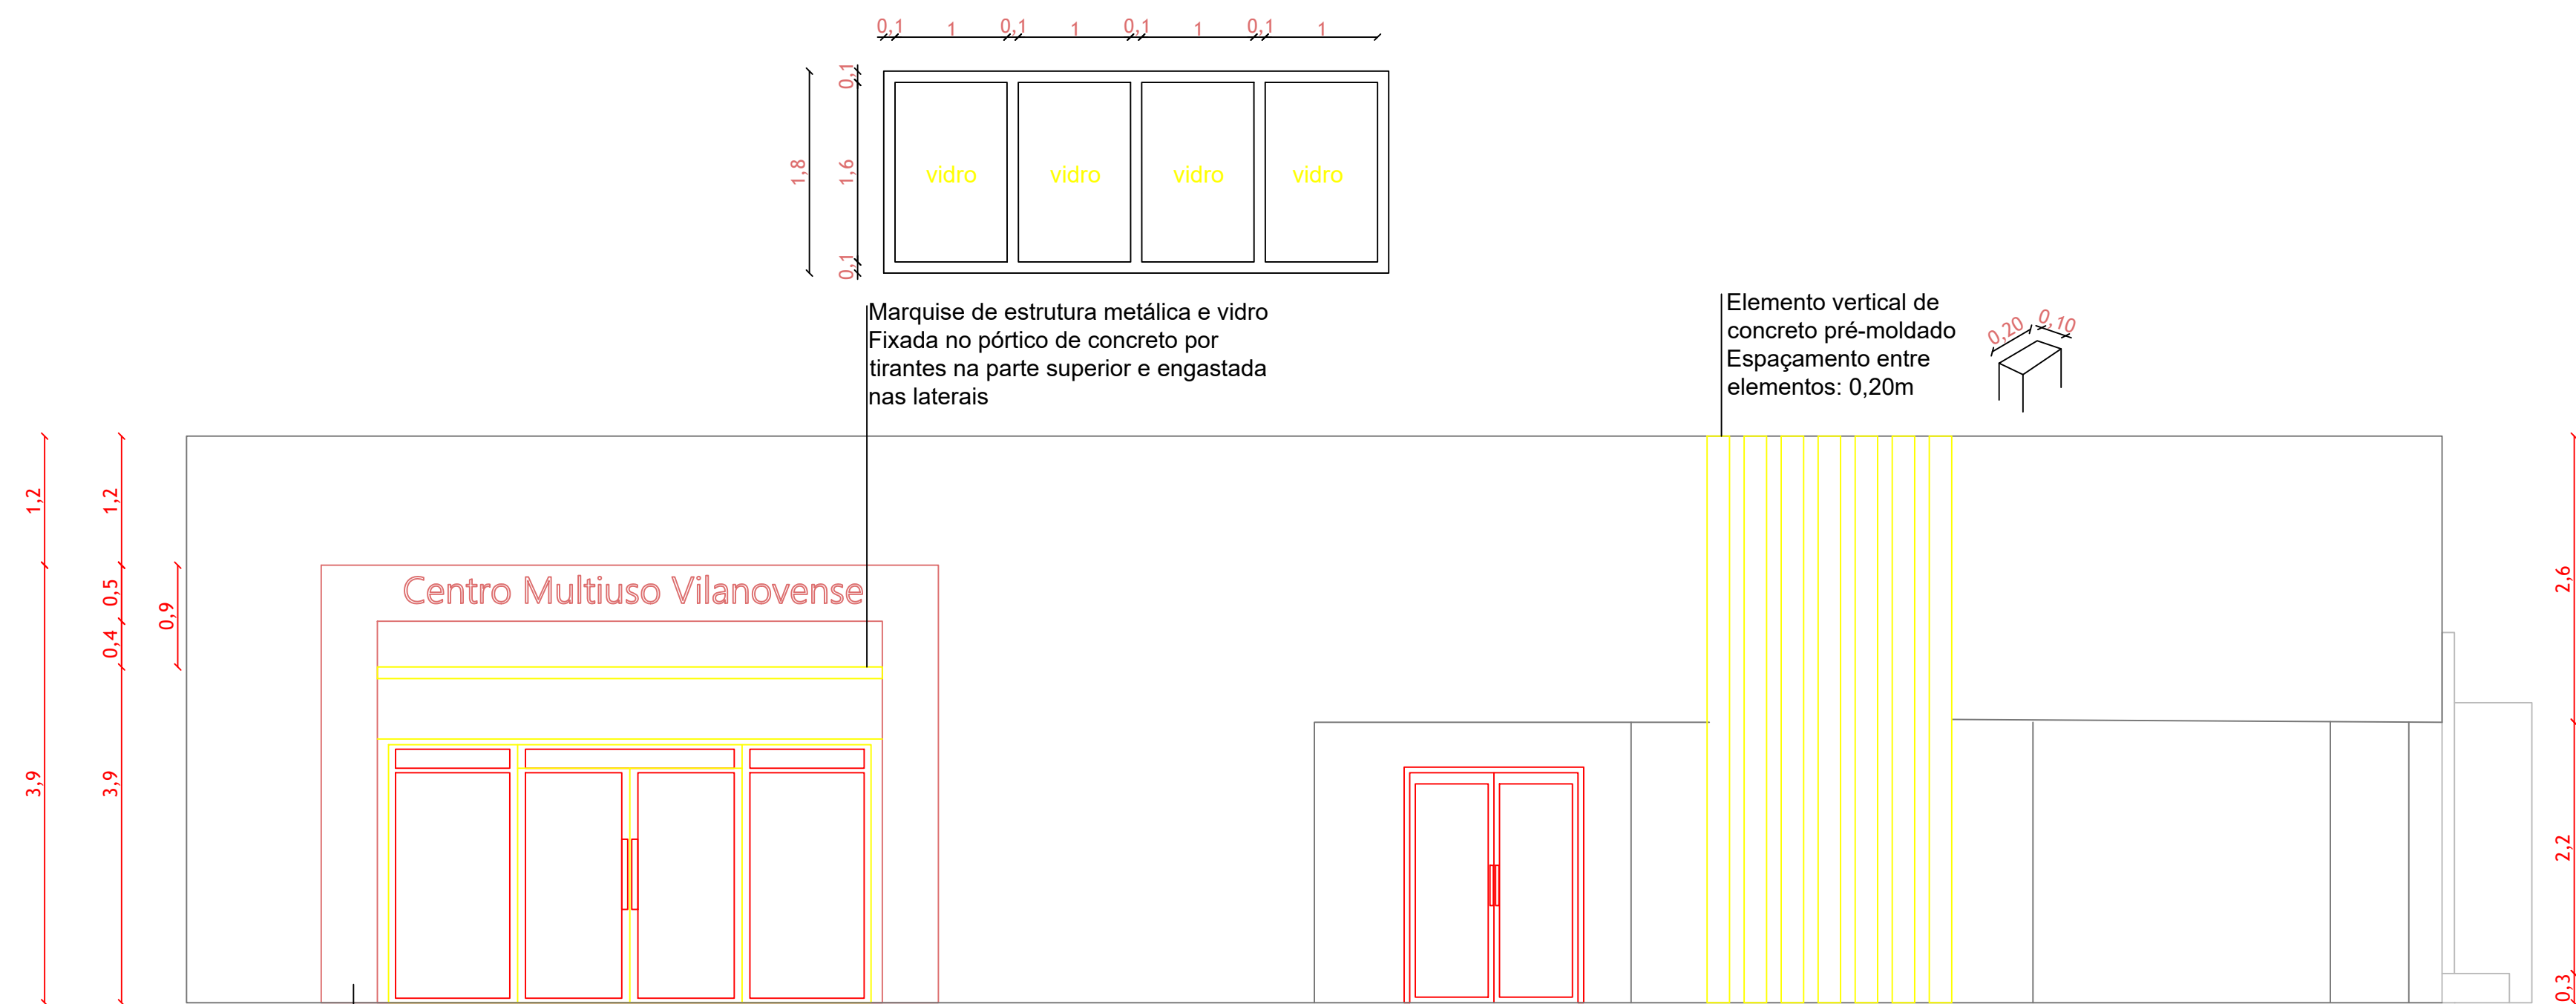

PERSPECTIVA FACHADA SUDESTE


PERSPECTIVA FACHADA NOROESTE

Pórtico de concreto pré-moldado
Altura: 2,70m
Profundidade: 0,80m
Comprimento: 3,80m

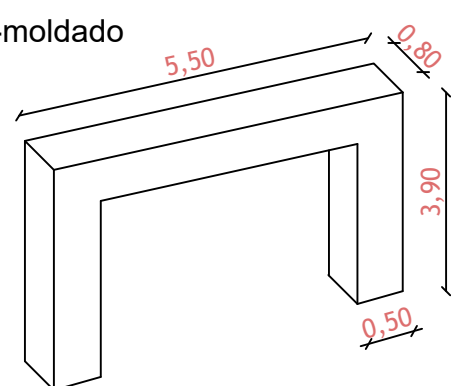


FACHADA NORDESTE

ESCALA: 1:50

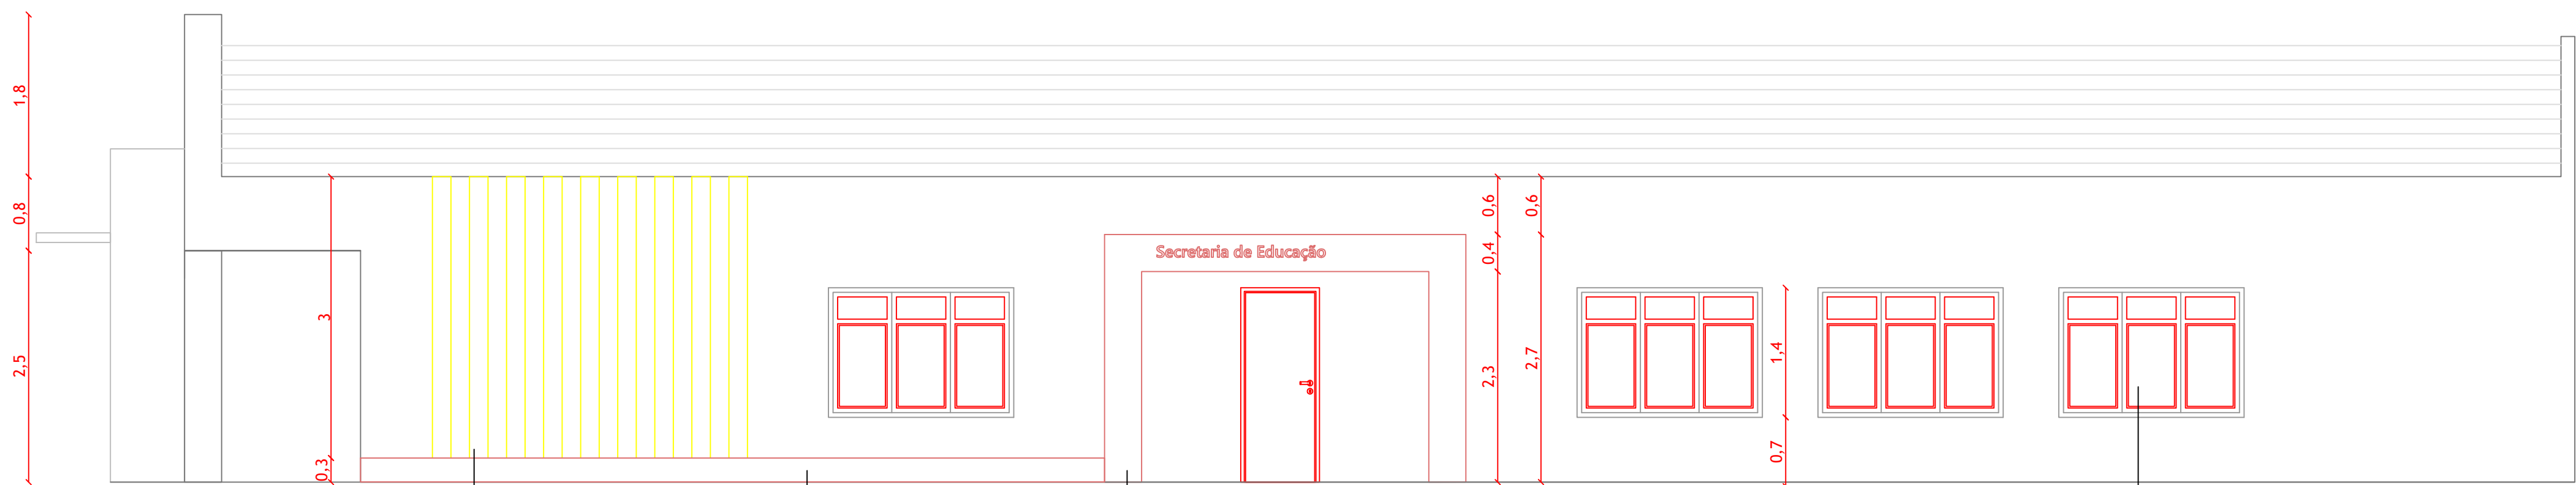


PERSPECTIVA FACHADA SUDOESTE

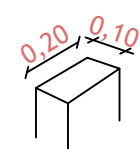

Elemento vertical de
concreto pré-moldado
Espaçamento entre
elementos: 0,20m

Canteiro para paisagismo
Altura: 0,30m
Profundidade: 0,60m
Comprimento: até o pórtico


Pórtico de concreto pré-moldado
Altura: 2,70m
Profundidade: 0,80m
Comprimento: 3,80m

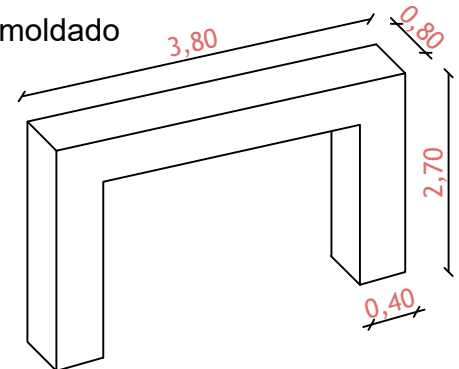

Janela basculante
sala geral secretaria

FACHADA NOROESTE

ESCALA: 1:50

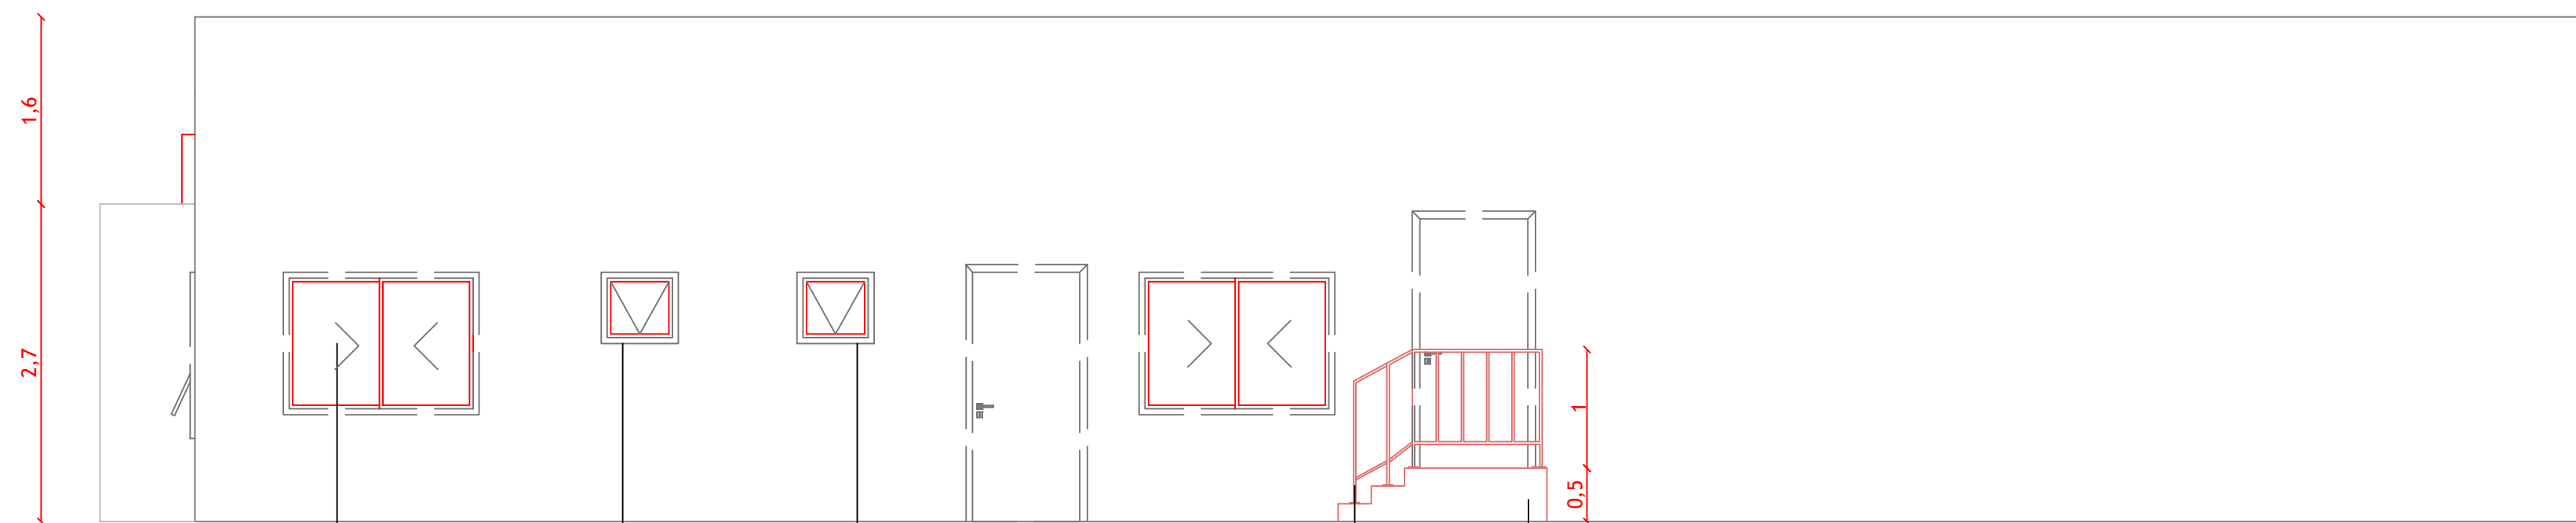

Janela de correr
cozinha secretaria

Janela basculante
banheiro secretaria

Janela basculante
banheiro motoristas

Guarda-corpo h: 1,30m
Corrimão h: 0,92m

Escada concreto moldado in loco
acesso aos fundos do palco

FACHADA SUDOESTE

ESCALA: 1:50

Helena Reginato Gabriel
Arquiteta e Urbanista
CAU A141405-4
(55) 99616-7045
helenareginato@gmail.com

OBRA: Centro Multiuso e Secretaria de Educação

PROJETO: Projeto Arquitetônico

ENDEREÇO: Vila Nova do Sul, RS.

ESPECIFICAÇÃO: Fachadas

DATA: 03/2022

ESCALA: indicada

PRANCHA:

06/06

PROPRIETÁRIO:


RESPONSÁVEL TÉCNICO:

CAU RS:


A141405-4

Prefeitura de Vila Nova do Sul
CNPJ 94.444.189/0001-55

Arq. Helena Reginato Gabriel

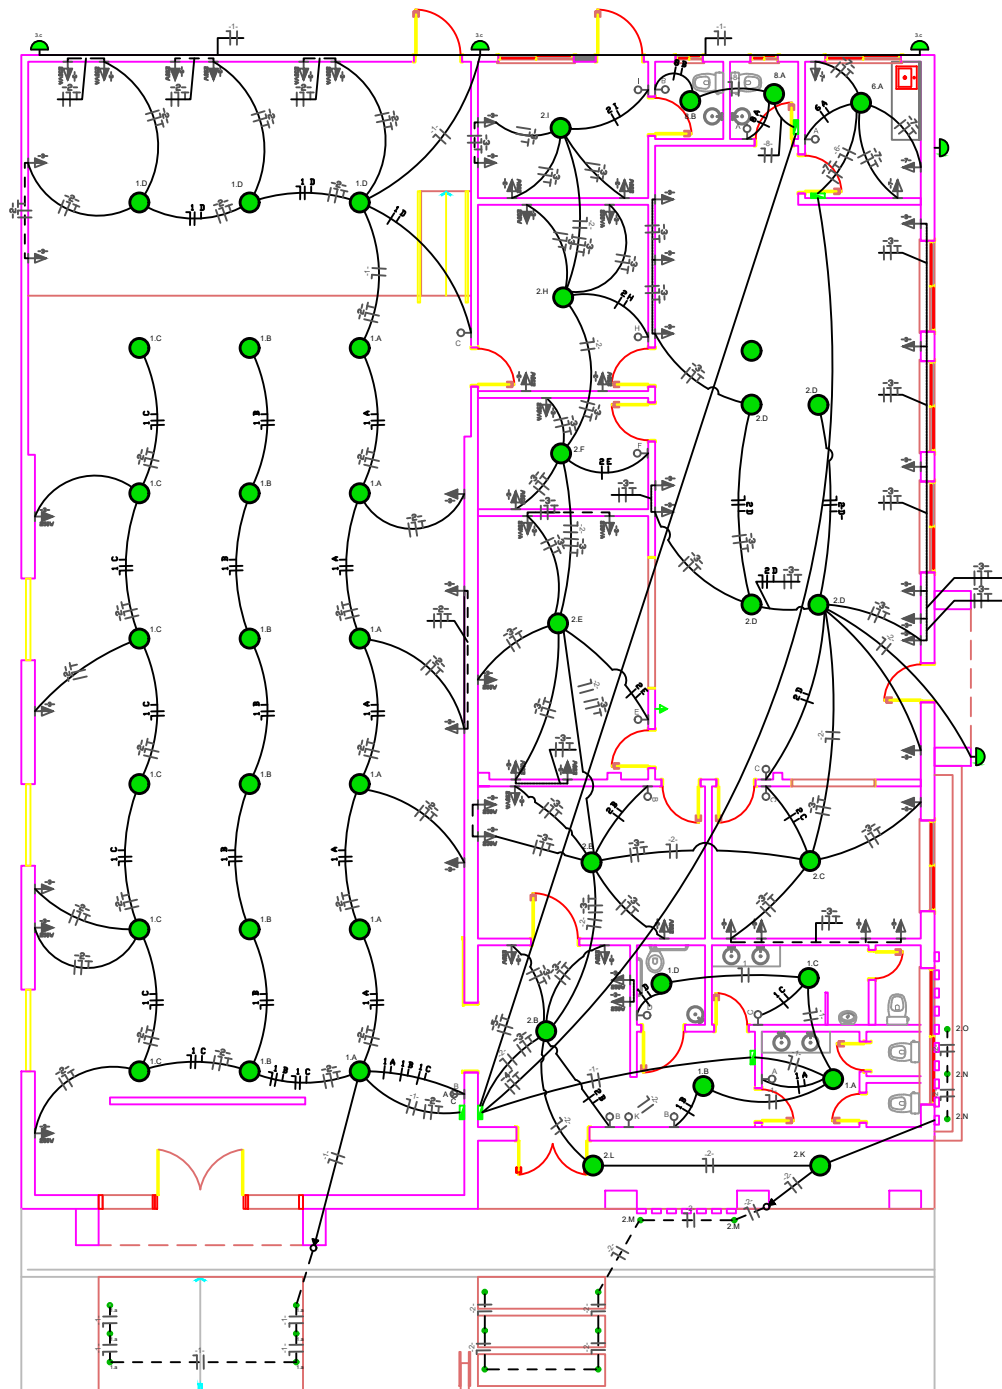

Projeto Elétrico			
Clube Vilanovense e Secretaria de Educação			
Paulo Ricardo Zago Nogara CREA-RS 70065		Sergio Ovidio Roso Coradini Prefeito Municipal	
Data: Jun/2022	Unidade: Metros	Escala: 1:200	Folha:
Área: 510,54m ²	Endereço: Av. Dario Antunes da Rosa	01	

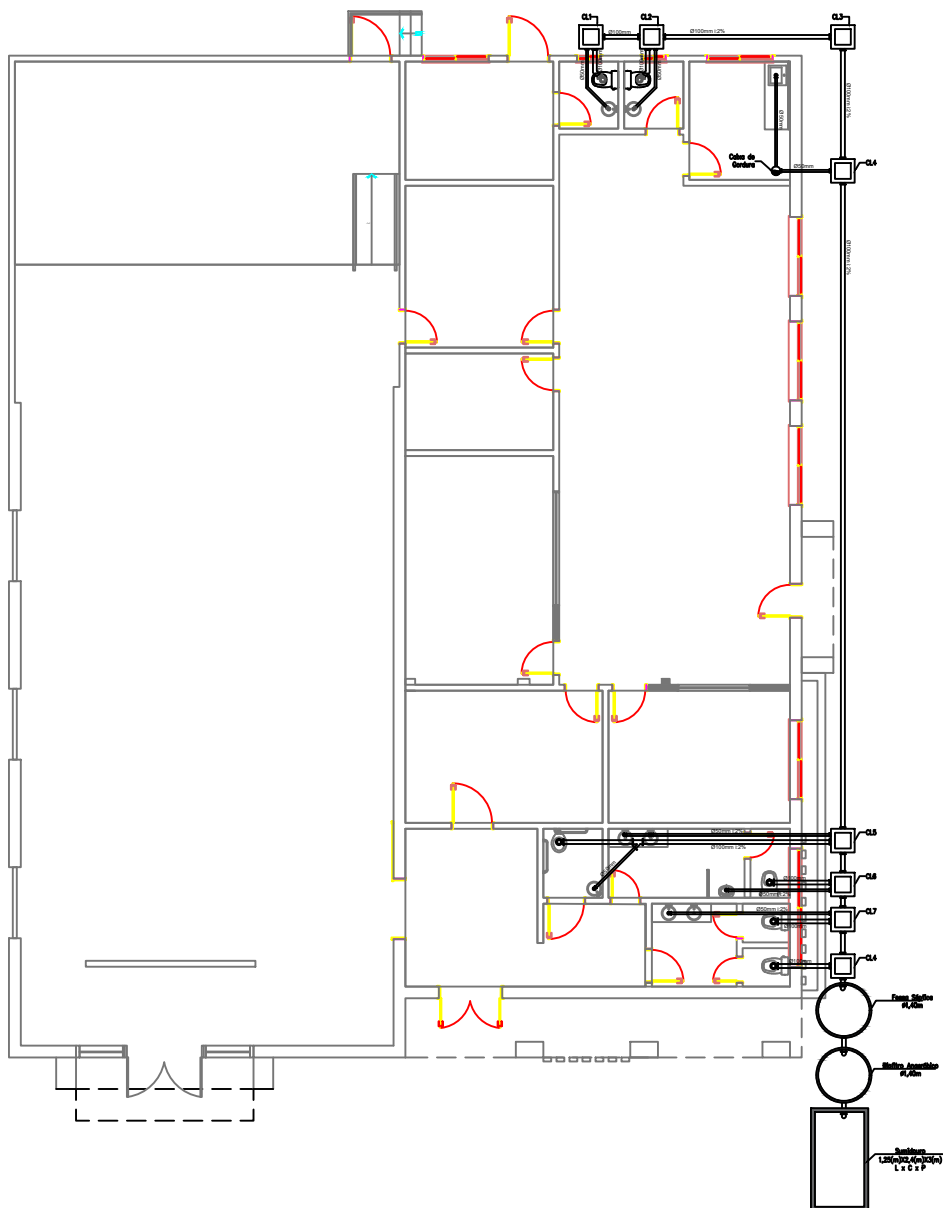

Projeto Sanitário

Clube Vilanovense e Secretaria de Educação

Paulo Ricardo Zago Nogara
CREA-RS 70065

Sergio Ovidio Roso Coradini
Prefeito Municipal

Data:	Jun/2022
--------------	----------

Unidade:	Metros
-----------------	--------


Escala:	1:200
----------------	-------

Folha:

Área: 510,54m²


Endereço: Av. Dario Antunes da Rosa

02

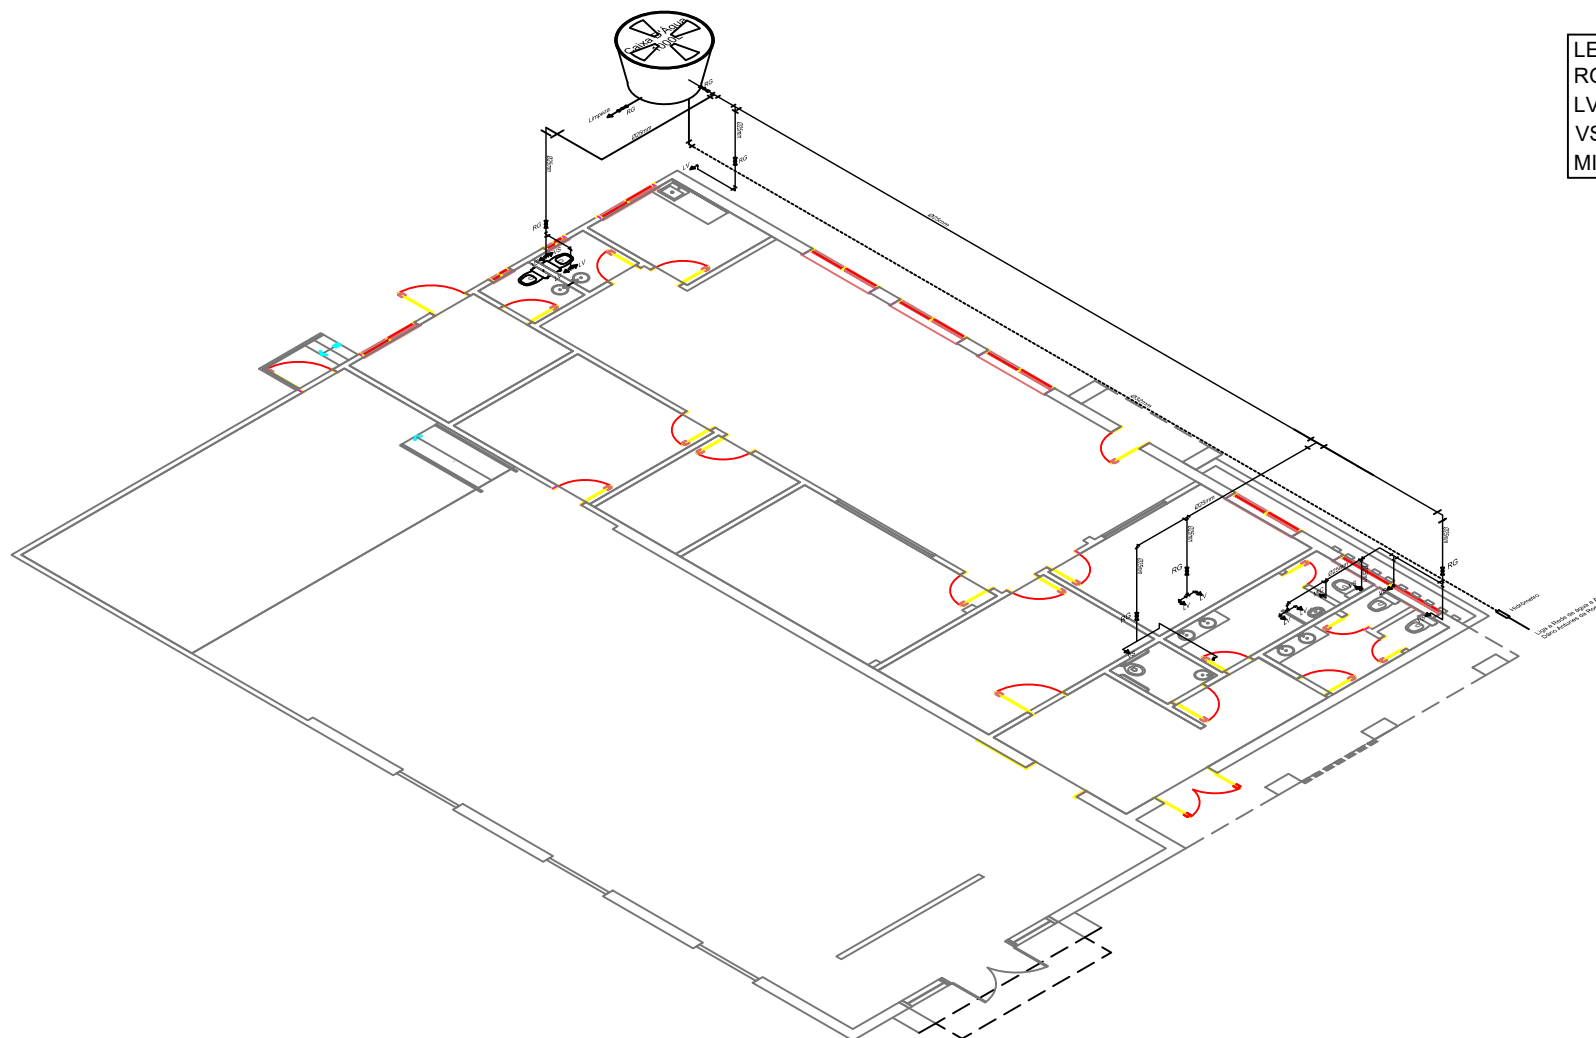

LEGENDA	
RG	- REGISTRO
LV	- LAVATÓRIO
VS	- VASO SANITÁRIO
MIC	- MICTÓRIO

Projeto Sanitário			
Clube Vilanovense e Secretaria de Educação			
Paulo Ricardo Zago Nogara CREA-RS 70065		Sergio Ovidio Roso Coradini Prefeito Municipal	
Data:	Jun/2022	Unidade:	Metros
Área:	510,54m ²	Endereço:	Av. Dario Antunes da Rosa
Escala: 1:200			Folha: 04

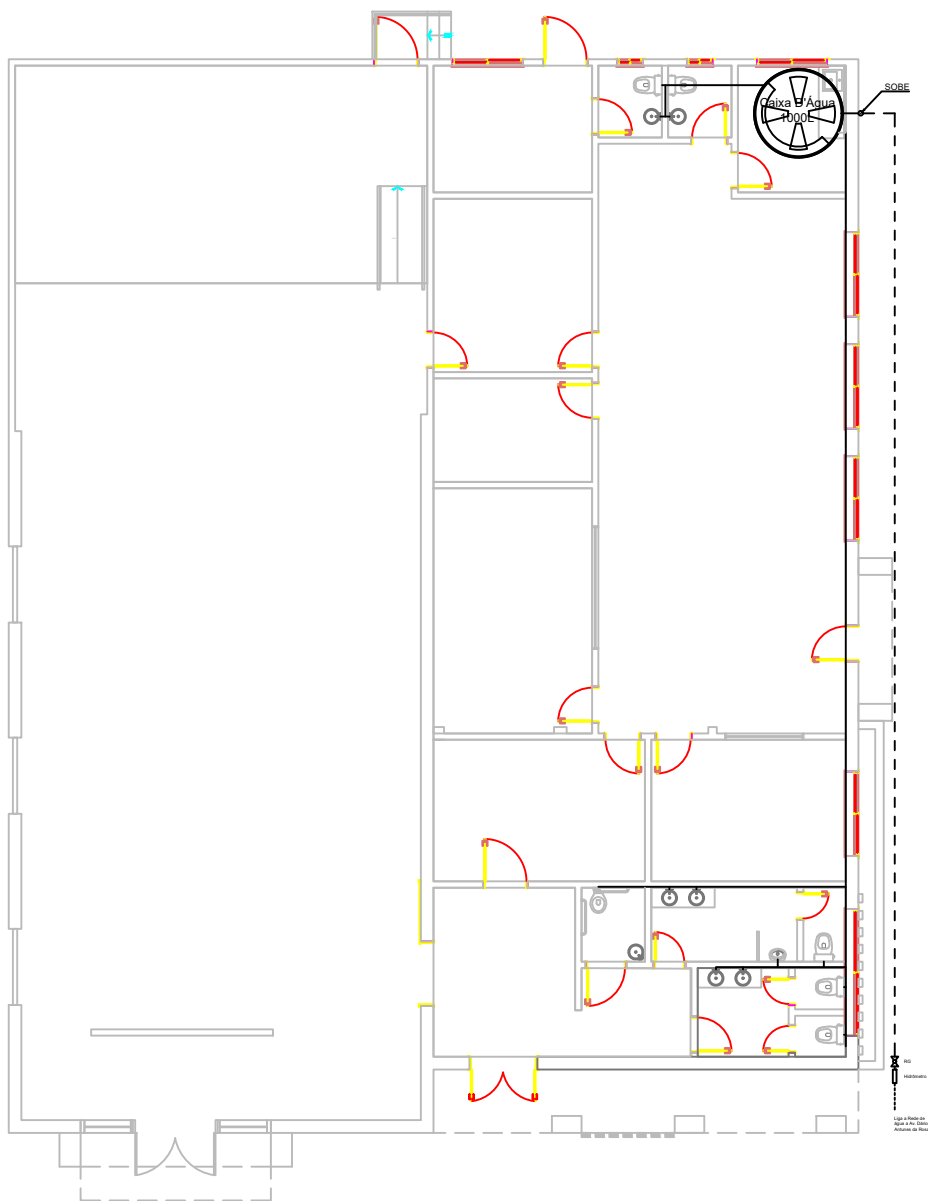

Projeto Sanitário			
Clube Vilanovense e Secretaria de Educação			
Paulo Ricardo Zago Nogar CREA-RS 70065		Sergio Ovidio Roso Coradini Prefeito Municipal	
Data: Jun/2022	Unidade: Metros	Escala: 1:200	Folha:
Área: 510,54m ²	Endereço: Av. Dario Antunes da Rosa	03	